

MAPA DO CELÓW PROJEKTOWYCH

Skala 1:500

ID: GKIK.6640.255.2020

woj: pomorskie
pow: człuchowski
gm: w. Człuchów Nr 220303_2
obręb: Brzeźno Nr 0003
działka 193/34

Układ odniesienia "PL 2000/18/6"
Poziom odniesienia "Amsterdam 2007"
Mapa aktualna na dzień 19.03.2020r

Mapę sporządzono bez ustalania służebności gruntowych
Granice działek wniesiono z mapy ewidencji gruntów,
bez prawnego ustalenia w terenie.
Kontur użytku gruntowego oznaczony symbolem
jest zgodny z bazą danych EGIB
Kontur użytku gruntowego oznaczony symbolem
nie jest zgodny z bazą danych EGIB
Nie wyklucza się istnienia w terenie urządzeń podziemnych,
dla których brak było informacji branżowych lub nie zostały
odnalezione w czasie inwentaryzacji geodezyjnej
Zakres opracowania

WYKONAŁ: 20.03.2020r
Geodeta Uprawniony
Grzegorz Drzazga
UPR: 7912/90 1111

Usługi Geodezyjno - Kartograficzne
Grzegorz Drzazga
71-300 Człuchów, ul. Rzemieślnicza 8B
tel./0 59/ 83 415 04
NIP 662-100-23-15

GEODETA UPRAWNIENY
GRZEGORZ DRZAZGA
71-300 CZŁUCHÓW, UL. RZEMIEŚNICZA 8B
TEL./FAX 0 59 8341504 KOM. 0516374725
Upr. 44in, GcSp. Przesz. 1 Buł. Nr 1912/1818

Załącznik nr 1 do rozprawy. Nr 104/2020
Legenda
Legenda gminy


Wojt
Rafał Gibczyński

projektowany kabel elektroenergetyczny 0,4kV
proj. rury osłonowe - typ i długości wg opisu
zakres służebności

Oświadczenie:

- Oświadczam, iż niniejszy projekt zgodny jest z protokołem narady koordynacyjnej nr 6630.145.2020
- Kopia mapy jest zgodna z oryginałem przyjętym pod numerem GKIK.6642.835.2020 z dnia 06.04.2020 r.

mgr inż. Krzysztof Rzeszutko
upr. bud nr ZAP/0220/POOE/11

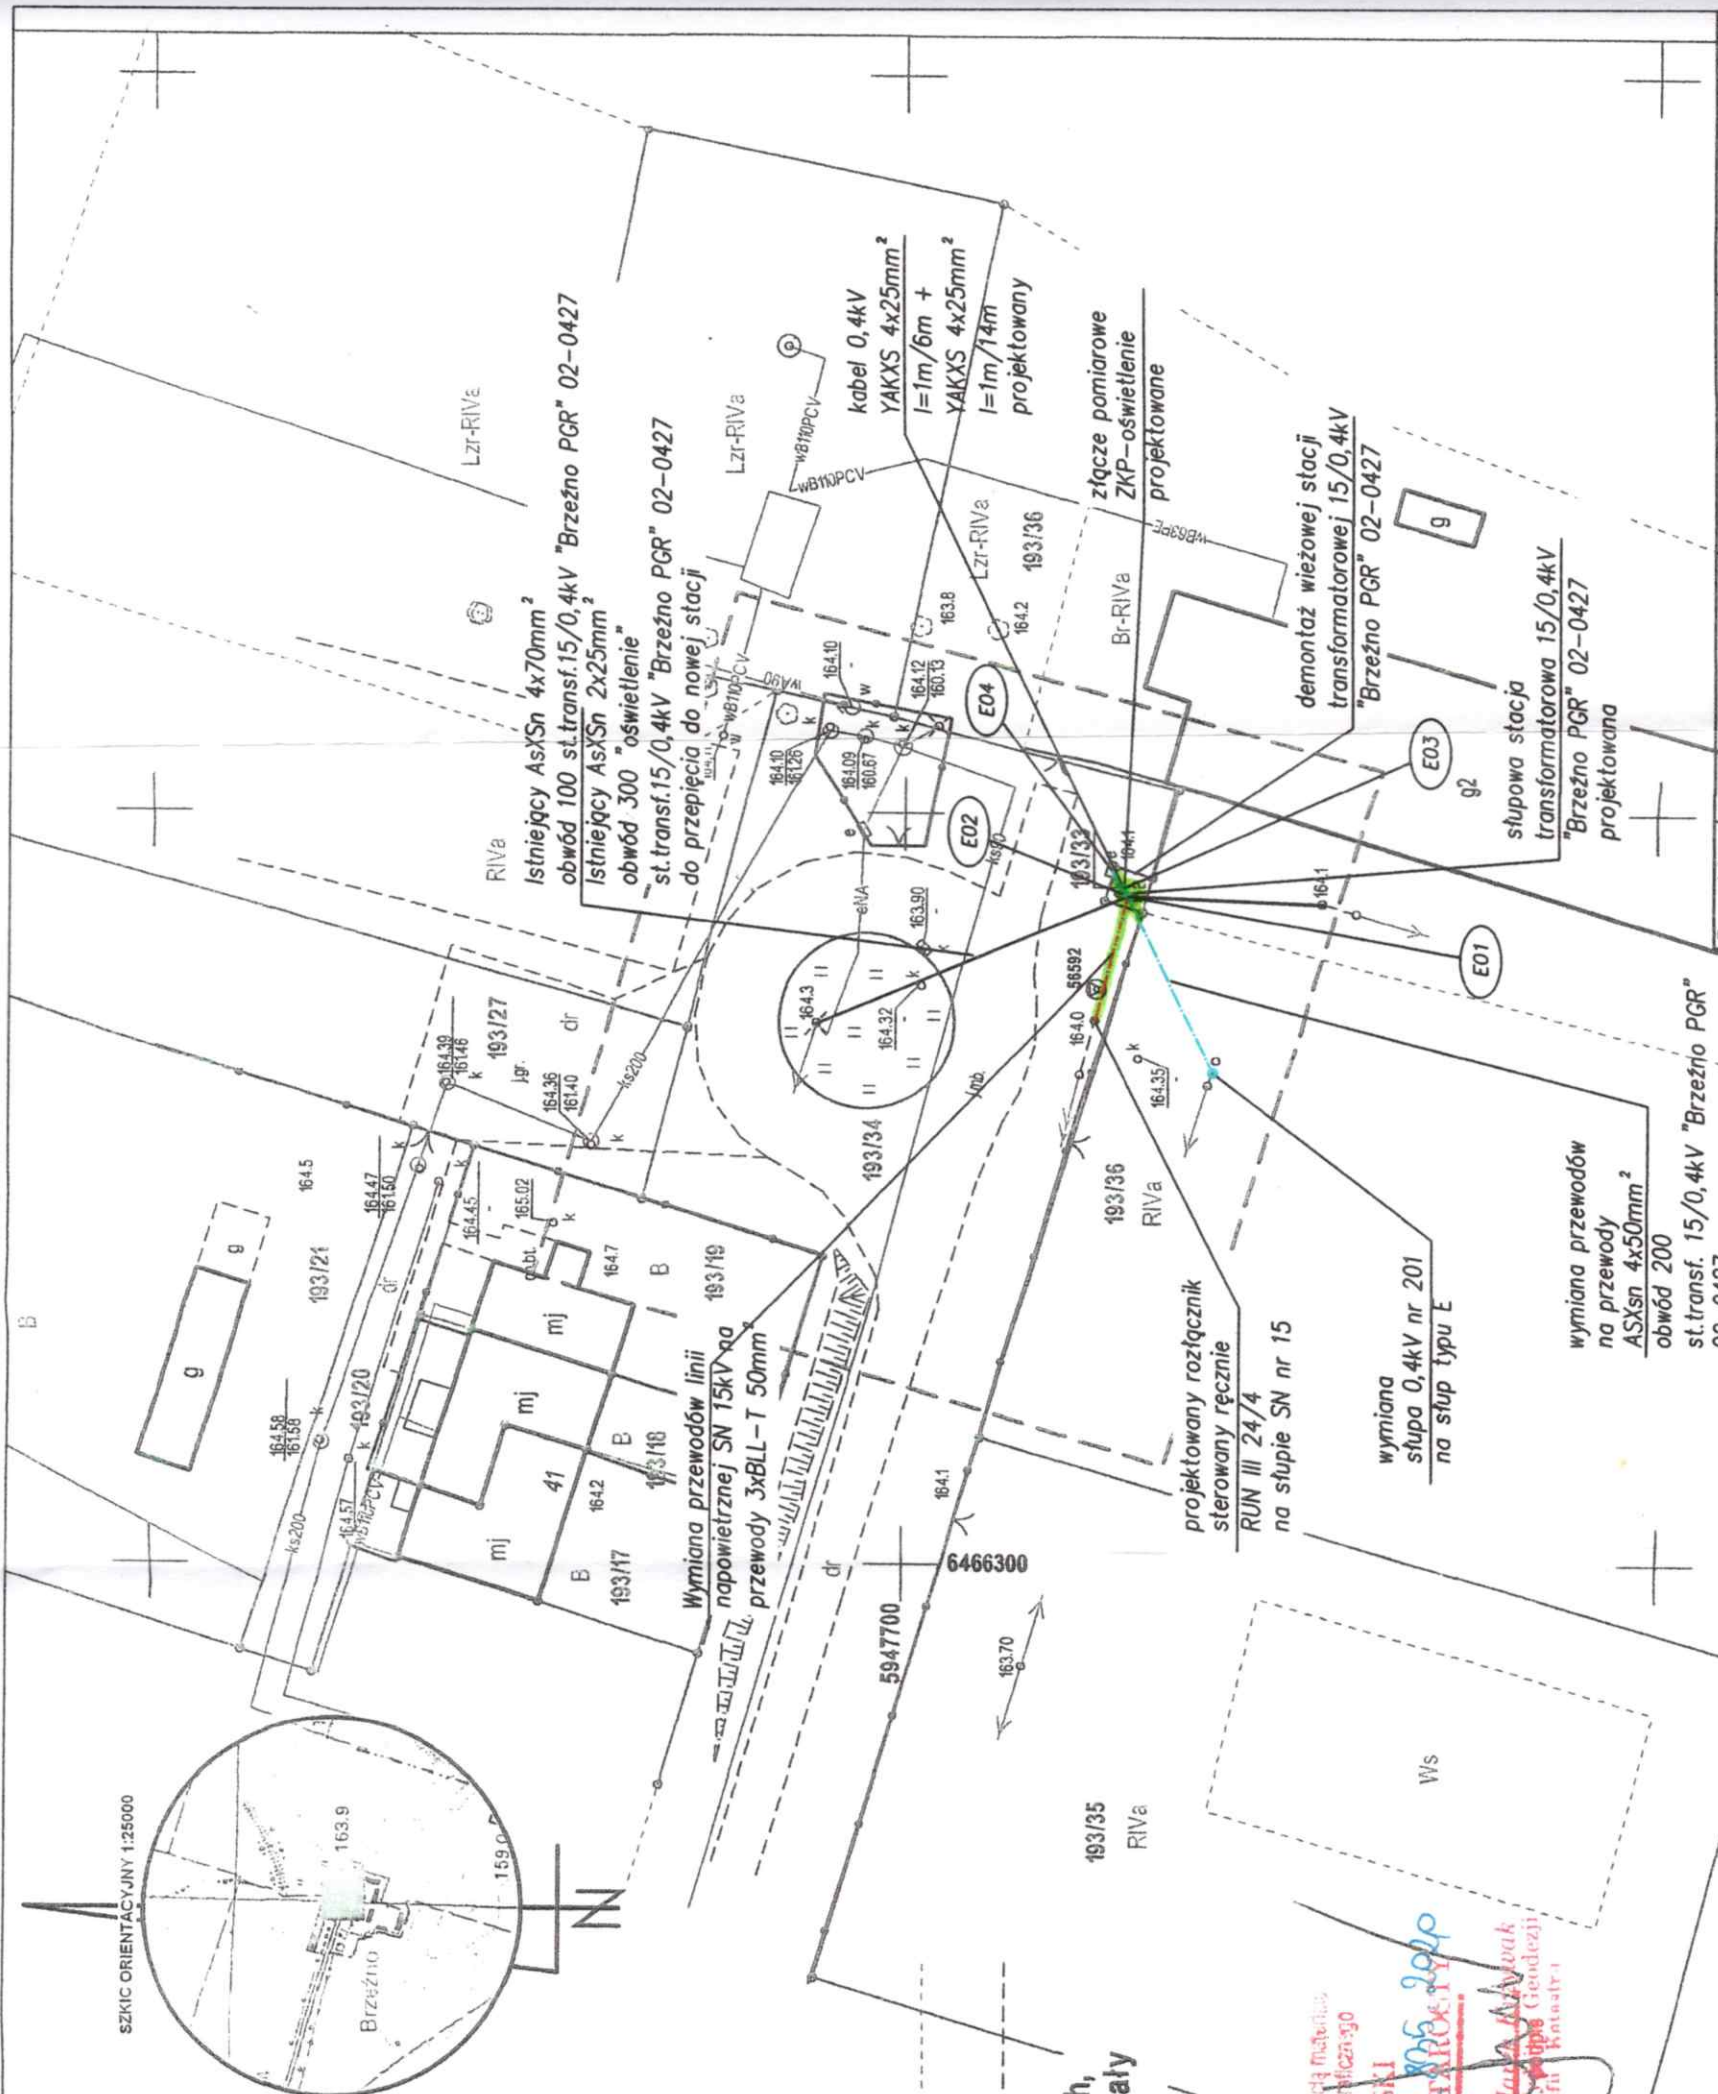

Zamawiający i Inwestor:	ENERGA - OPERATOR S.A., ul. Marynarki Polskiej 130, 80-557 Gdańsk Oddział Koszalin, ul. Moriska 10, 75-950 Koszalin
Nr zezadania:	OBMBS/82/19464 ZN/6208/505MZI/2019/19464
Przedmiot i zakres zamówienia:	Budowa stópowej stacji transformatorowej 15/0,4kV w zamian istniejącej stacji wieszowej nr 02-0427 "Brzeźno PGR" wraz z powiązaniem linii 0,4kV zlokalizowanych w miejscowości Brzeźno, gm. Człuchów.
Nazwa i adres obiektu budowlanego:	Stacja transformatorowa 15/0,4kV, sieć elektroenergetyczna 0,4kV na dz. nr 193/33, 193/34, 193/36 obręb 0003 Brzeźno w jednostce ewidencyjnej nr 220303.2 Człuchów
Projektant:	mgr inż. Krzysztof Rzeszutko, upr. bud. nr. ZAP/0220/POOE/11 w spec. inst. w zakresie sieci, instalacji i urządzeń elektrycznych i elektroenergetycznych do projektowania bez ograniczeń
Sprawdzający:	mgr inż. Rafał Sikko, upr. bud. nr. ZAP/0109/POOE/12 w spec. inst. w zakresie sieci, instalacji i urządzeń elektrycznych i elektroenergetycznych do projektowania bez ograniczeń
Asystent proj.:	mgr inż. Jan Siodkowski
Tytuł rysunku:	PROJEKT ZAGOSPODAROWANIA TERENU Planusza uzgodnień
Skala:	1:500
Arkusz:	1
Nr rysunku:	01

Proświadcza się zgodność niniejszej mapy z projektem materiału planistycznego zasobu geodezyjnego i kartograficznego

STAROSTA CZŁUCHOWSKI

06.04.2020

06.04.2020

