

MAPA DO CELÓW PROJEKTOWYCH

Oznaczenie kancelaryjne zgłoszenia pracy geodezyjnej	GKG 6640 912 2018
Działki	424,5272/2,421/23,421/14 - zakres [220303.2]
Jednostka ewidencyjna	nazwa: Gmina Człuchów
Obręb ewidencyjny	identyfikator: 220303.2.0018 nazwa: Rychnowy
Skala mapy	1:500
Nazwa układu współrzędnych	prostokątnych płaskich: PL-2000(6) wysokości: PL-KRON86-NH
Oznaczenie granic obszaru, który był przedmiotem aktualizacji	
Skuteczności gruntowe mające wpływ na zagospodarowanie gruntów zlokalizowanych w granicach projektowanej inwestycji	Nie badano
Kontur użytku gruntowego, który nie jest ujawniony	brak

Granice działek zostały przyjęte z Ewidencji Gruntów i Budynków. Nie dokonano ustalenia przebiegu granic nieruchomości.

Nie wyklucza się istnienia urządzeń podziemnych nie zgłoszonych do PODGIK w Człuchów.

Starostwo Powiatowe w Człuchowie
Wydział Geodezji Kartografii i Katastru
Powiatowy Ośrodek Dokumentacji Geodezyjnej i Kartograficznej
ul. 6642 2890 2018
20.12.2018

mgr inż. Marek Krzywuch
Inspektor Wydziału Geodezji i Katastru


Usługi Geodezyjne
Jacek Pałybecki
POLNICKA 60 11-010 CZŁUCHÓW
NIP 641-155-52-38 REGON 221899617
10.10.2018

GEODETA
Władysław Eulewicz
Zas. 25280/GUGK

Nazwa / imię i nazwisko wykonawcy oraz data i podpis osoby reprezentującej wykonawcę: 10.10.2018
Imię i nazwisko, nr uprawnień oraz data i podpis geodety uprawnionego który opracował mapę:

Szanowny panie, proszę o doprecyzowanie nr 16/2021 w sprawie gminy Człuchów
 z dn. 08 stycznia 2021 r.

Patryk Sibiński

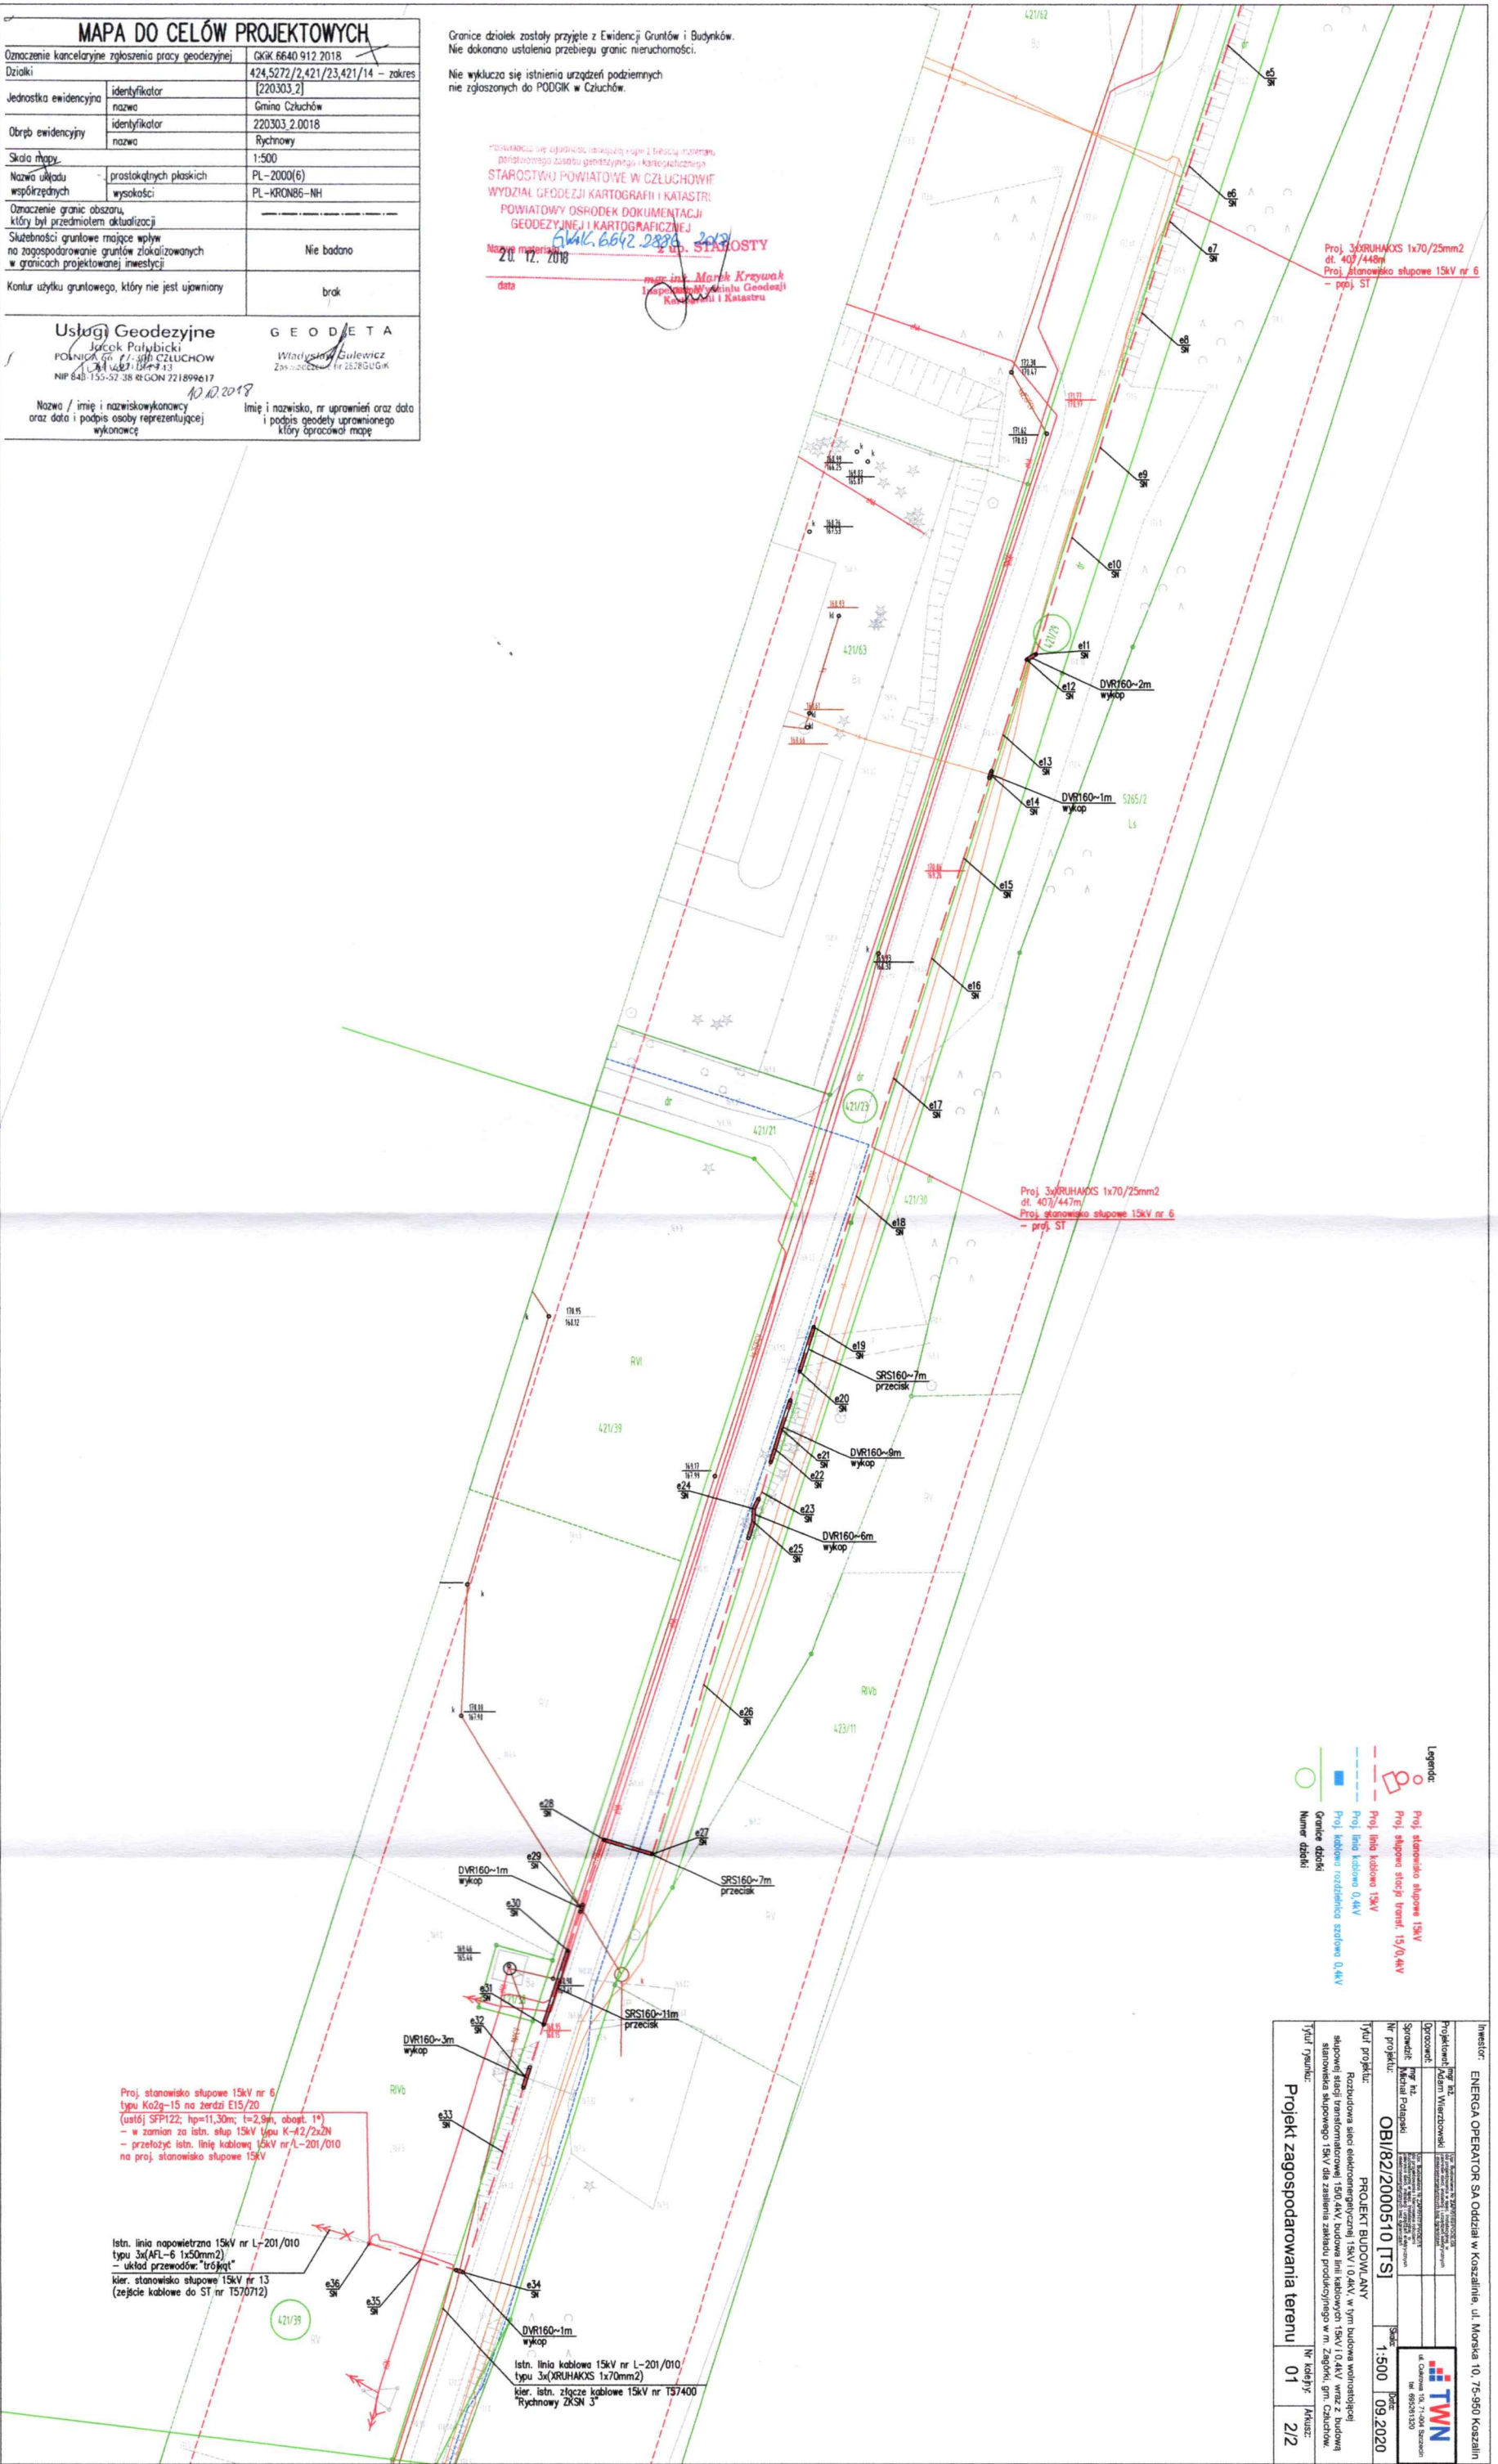

Proj. staniczko słupowe 15kV nr 6
typu KoZg-15 na zerdził E15/20
(ust. SP122; hp=11,30m; t=2,5m; obrot. 1°)
- w zamian za istn. słup 15kV typu K-42/2x2N
- przebieg istn. linii kablowej 15kV nr L-201/010
na proj. staniczko słupowe 15kV

Istn. linia napowietrzna 15kV nr L-201/010
typu 3x(AFL-6 1x50mm2)
- układ przewodów: "trójkąt"
kier. staniczko słupowe 15kV nr 13
(zejście kablowe do ST nr T570712)

Istn. linia kablowa 15kV nr L-201/010
typu 3x(XRURHAKOS 1x70mm2)
kier. istn. złącze kablowe 15kV nr T57400
Rychnowy ZSN 3

Inwestor: ENERGA OPERATOR SA Oddział w Koszalinie, ul. Morska 10, 75-950 Koszalin	
Projekciwny: Adam Wierzbowski	Projekciwny: Adam Wierzbowski
Opis: Projekt budowy linii kablowej 15kV	Opis: Projekt budowy linii kablowej 15kV
Nr projektu: OBI/82/2000510 [TS]	Nr projektu: OBI/82/2000510 [TS]
Skala: 1:500	Skala: 1:500
Datum: 09.2020	Datum: 09.2020
Projekt zagospodarowania terenu	
Nr kolejny: 01	Nr kolejny: 01
Koloryt: 2/2	Koloryt: 2/2